

VÝPIS PROJEKTOVANÝCH OBJEKTŮ:

Věřejná tlaková kanalizace PE 100RC SDR 11

Větev	dimenze [m]			CELKEM
	PE 90x8,2	PE 75x6,8	PE 63x5,8	
C	826,3	314,5	134,8	1275,6
C1	0,0	0,0	315,1	315,1
C1a	0,0	0,0	87,8	87,8
C1.1	0,0	0,0	80,1	80,1
C1.2	0,0	0,0	155,2	155,2
C1.3	0,0	0,0	137,7	137,7
C2	0,0	292,3	519,4	811,7
C2.1	0,0	0,0	41,6	41,6
C2.2	0,0	0,0	141,0	141,0
C2.3	0,0	0,0	238,8	238,8
C2.4	0,0	0,0	151,7	151,7
C2.5	0,0	0,0	67,8	67,8
C2.6	0,0	0,0	68,4	68,4
C3	0,0	0,0	333,9	333,9
C3.1	0,0	0,0	163,9	163,9
C3.2	0,0	0,0	515,5	515,5
C3.3	0,0	0,0	75,5	75,5
C3.4	0,0	0,0	48,5	48,5
C4	219,4	0,0	0,0	219,4
C5	0,0	0,0	188,3	188,3
C6	0,0	0,0	468,5	468,5
C6.1	0,0	0,0	178,6	178,6
C7	0,0	0,0	88,8	88,8
C8	0,0	0,0	222,9	222,9
C8.1	0,0	0,0	110,1	110,1
C8.2	0,0	0,0	173,8	173,8
Celkem	1045,7	606,8	4707,7	6360,2

Celková délka výtlačků PE 40x3,7 z ČS [m]	2978,0 m
Celková délka výtlačků PE 50x4,6 z ČS [m]	60,5 m
Celkový počet čerpacích stanic [ks]	229 ks
Počet propylachovacích souprav	27 ks
Počet vzdušnickových šachet	20 ks
Celková délka HDPE chrániček na tl.kan. (bez výtlačků)	13,5 m
Délka přípojky NN pro armaturní šachtu	170 m

LEGENDA:

- pozemkové hranice dle mapy kn
- terénní hrany
- hranice zeleně
- budovy, stavební objekty
- lesní půda
- travník
- strom
- keř
- dopravní značka
- rozvodná skříň
- svítidlo VO
- objekty vodovodu
- studna
- vpust'
- poklop

STÁVAJÍCÍ INŽENÝRSKÉ SÍTĚ:

- TLAKOVÁ KANALIZACE - PIKOVICE
- VEŘEJNÝ VODOVOD - PIKOVICE
- VEŘEJNÝ VODOVOD - HRADIŠTKO - PŘÍBLIŽNĚ !!!
- HAVARIJNÍ PŘEPAD VODOJEMU HRADIŠTKO - PŘÍBLIŽNĚ !!!
- DEŠŤOVÁ KANALIZACE / PROPUSTKY
- SILOVÉ VEDENÍ NN - PODZEMNÍ
- SILOVÉ VEDENÍ NN - NADZEMNÍ
- SILOVÉ VEDENÍ VEŘEJNÉHO OSVĚTLENÍ - PODZEMNÍ - PŘÍBLIŽNĚ !!!
- SILOVÉ VEDENÍ VEŘEJNÉHO OSVĚTLENÍ - NADZEMNÍ - PŘÍBLIŽNĚ !!!
- SILOVÉ VEDENÍ ČETIN - PODZEMNÍ
- SILOVÉ VEDENÍ VN - PODZEMNÍ
- SILOVÉ VEDENÍ VN - NADZEMNÍ
- SĐELOVACÍ VEDENÍ ČETIN - PODZEMNÍ
- SĐELOVACÍ VEDENÍ ČETIN - NADZEMNÍ
- SĐELOVACÍ VEDENÍ ČETIN - NEZAMĚŘENÉ

PROJEKTOVANÉ SÍTĚ A OBJEKTY:

- TLAKOVÁ KANALIZACE HRADIŠTKO - LOKALITA "NADE VSI"
- PŘÍPOJKA NN PRO ARMATURNÍ ŠACHTU

**FIALA PROJEKTY S.RO.**  
 Projektová a inženýrská činnost  
 Lokořova 1521, 149 00 Praha 4; tel: 272 919 539; fax: 607 88 77 18; 602 580 713; http://www.projekty-ang-fiala.cz; e-mail: projekty@fialaprojekty.cz

Investor: Obec Hradištko, Chovatelů 500, 252 09 Hradištko


Objekt: Hradištko, Okres: Praha - západ, Kraj: Středočeský

Vypracoval: Ing. Karel Krňanský, Projektant: Ing. Karel Krňanský, H. projektant: Ing. Ivan Fiala, Stupeň: Datum: 02/2019

Kontroloval: Ing. Ivan Fiala, Formát: 21 A4, Číslo zakázky: 318-55.1, Měřítko: 1:1000, Číslo přílohy: Číslo par. Číslo přílohy

**HRADIŠTKO - LOKALITA "NADE VSI"**  
 TLAKOVÁ KANALIZACE  
 NAPOJENÁ NA ČOV PIKOVICE  
 KOORDINAČNÍ SITUACE

**C2**

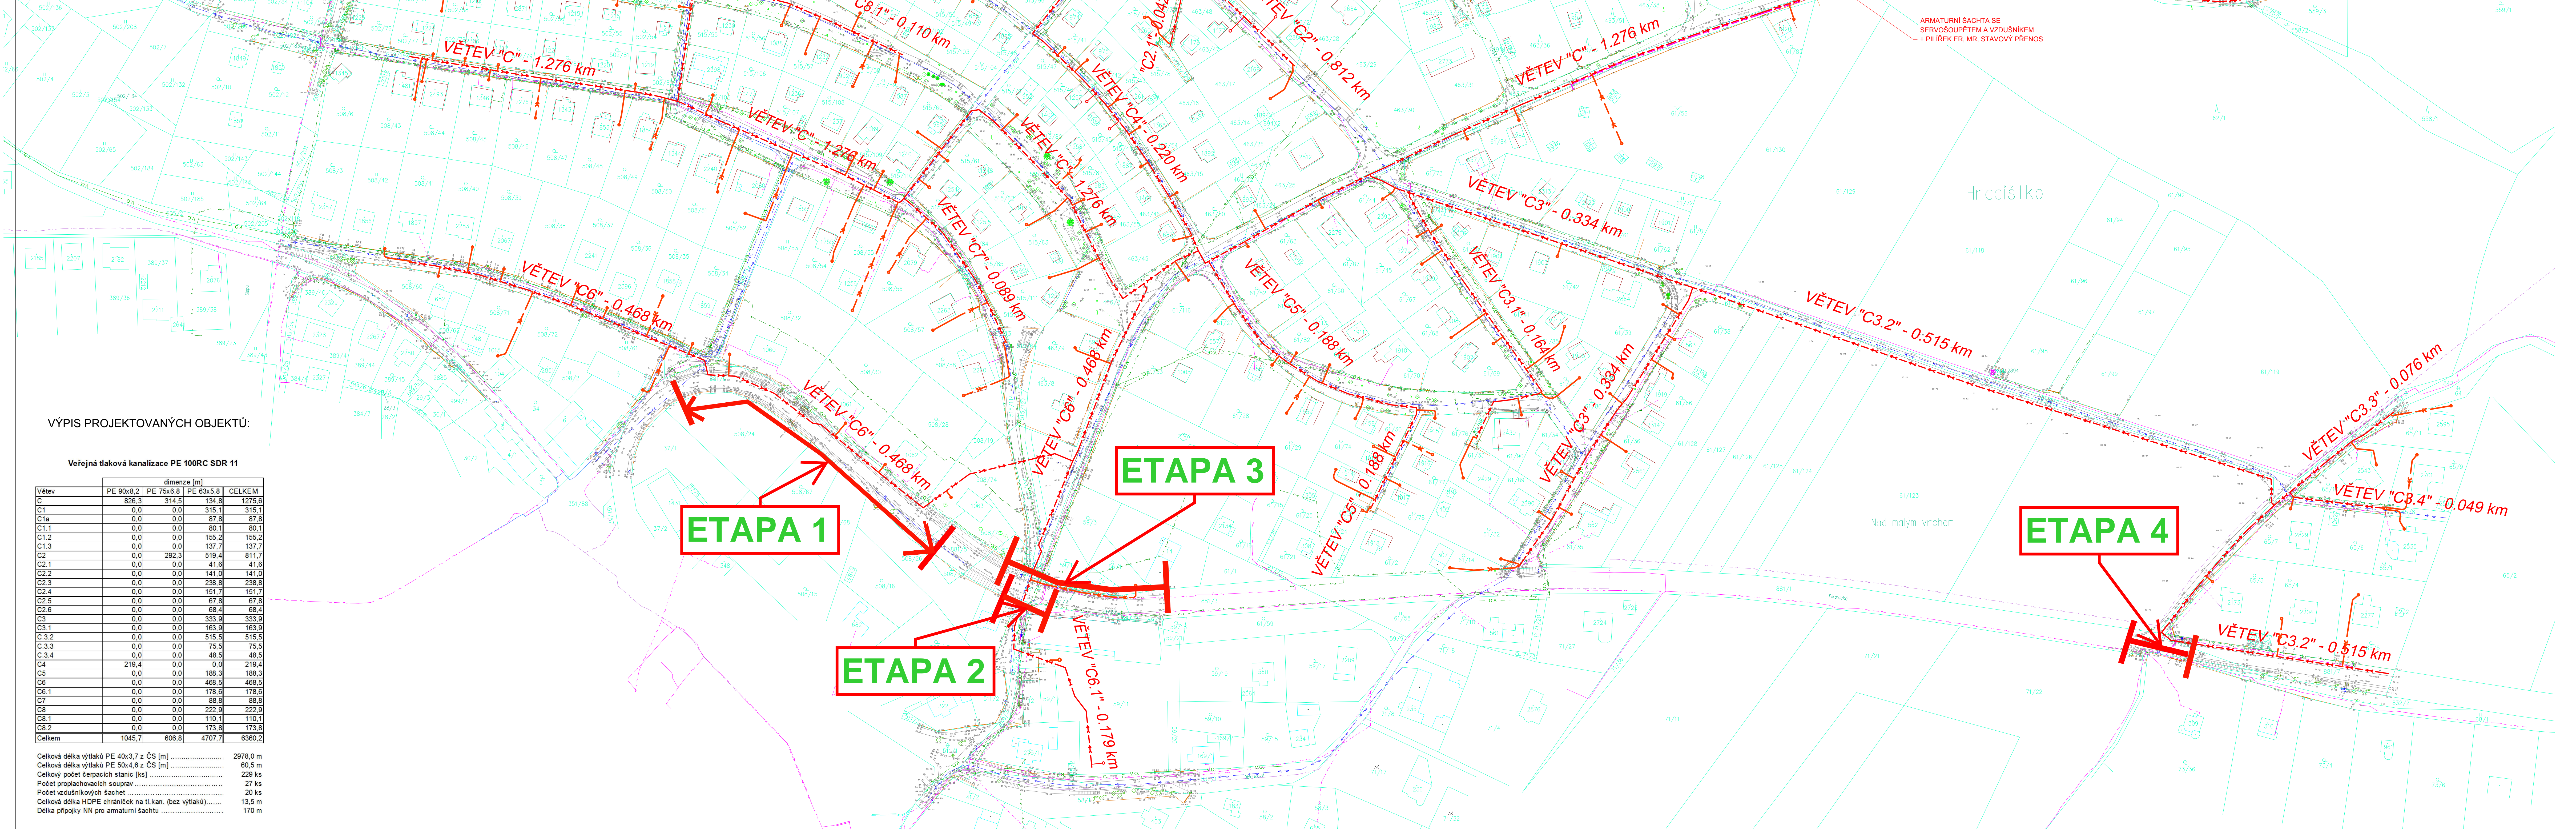

ARMATURNÍ ŠACHTA SE  
SERVOŠOUPĚTEM A VZDUŠNÍKEM  
+ PÍLÍREK ER, MR, STAVOVÝ PŘENOS

